




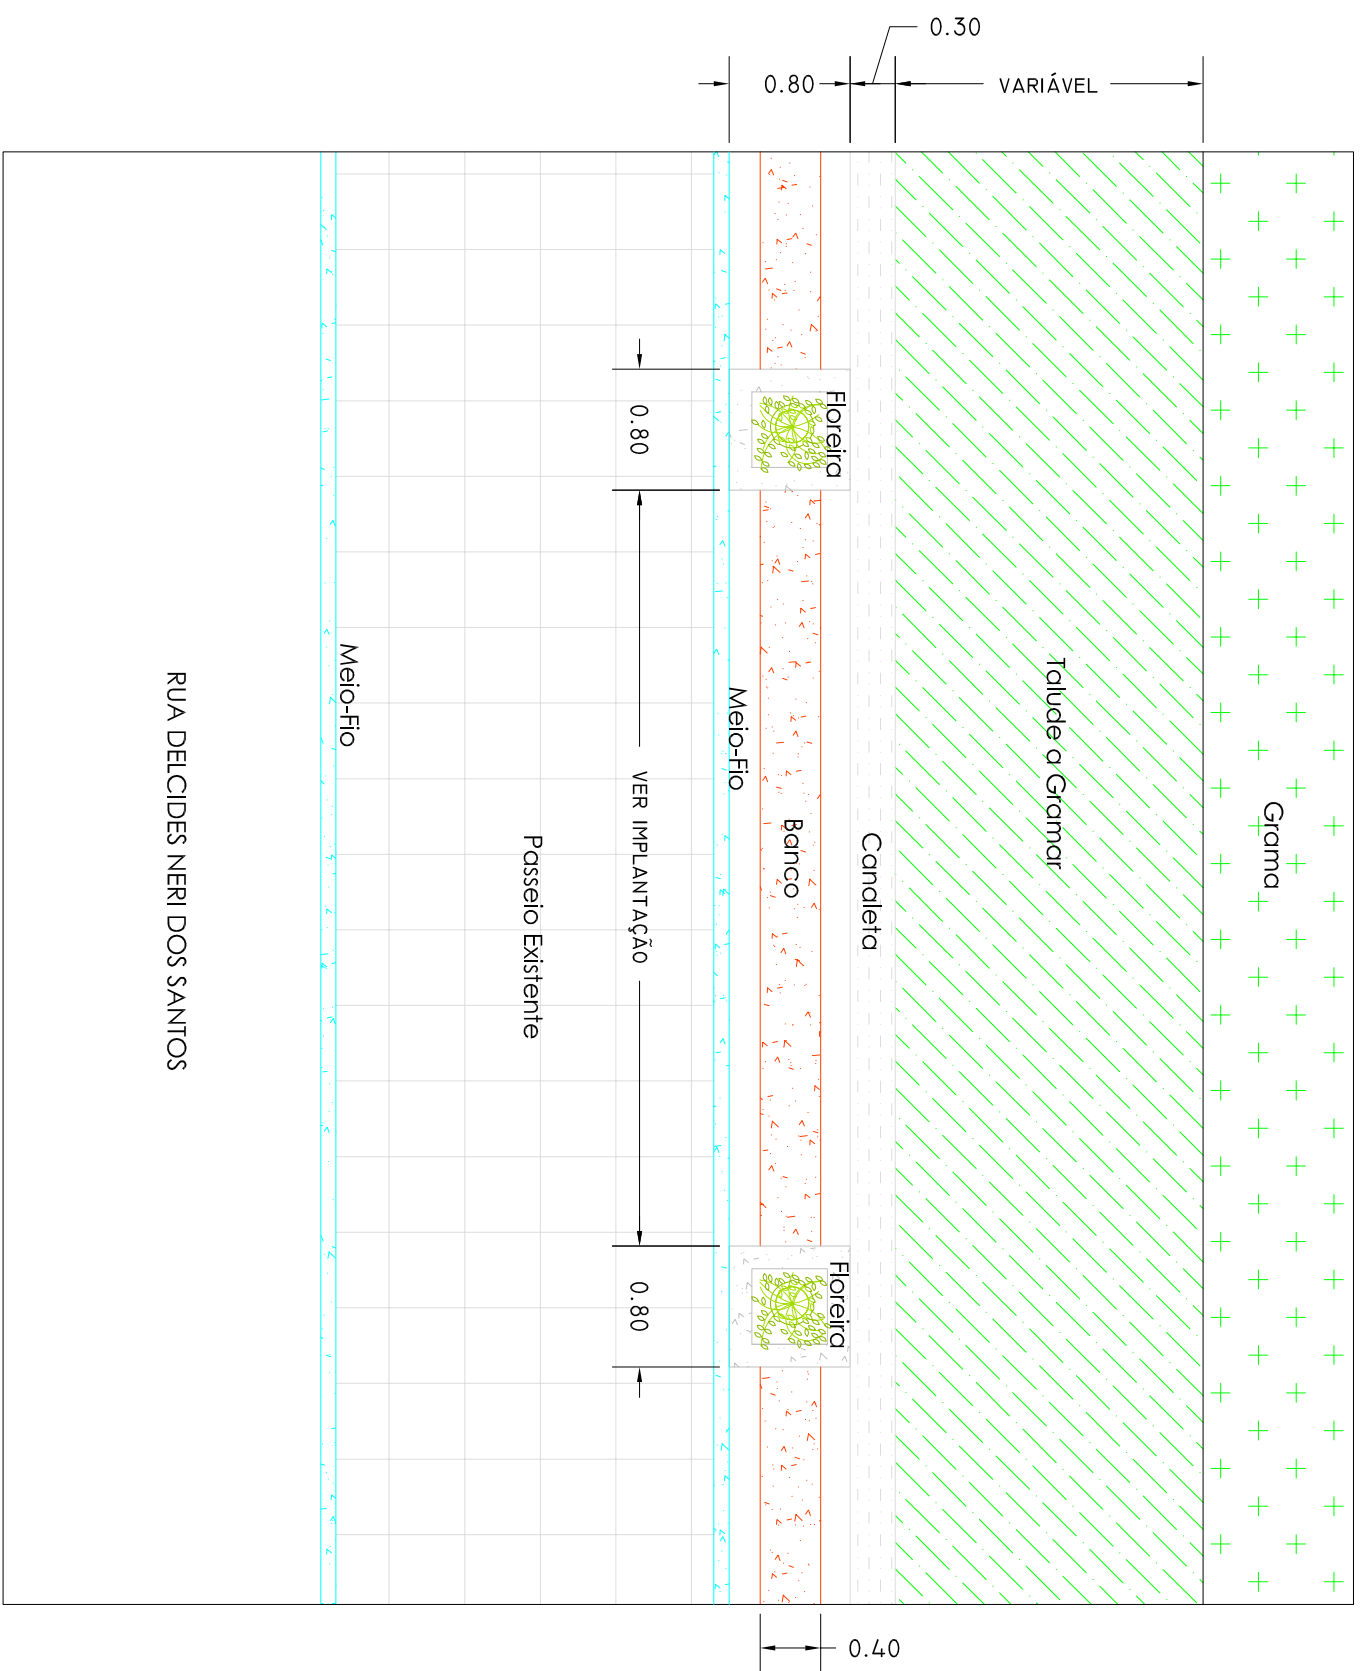


PLANTA BAIXA

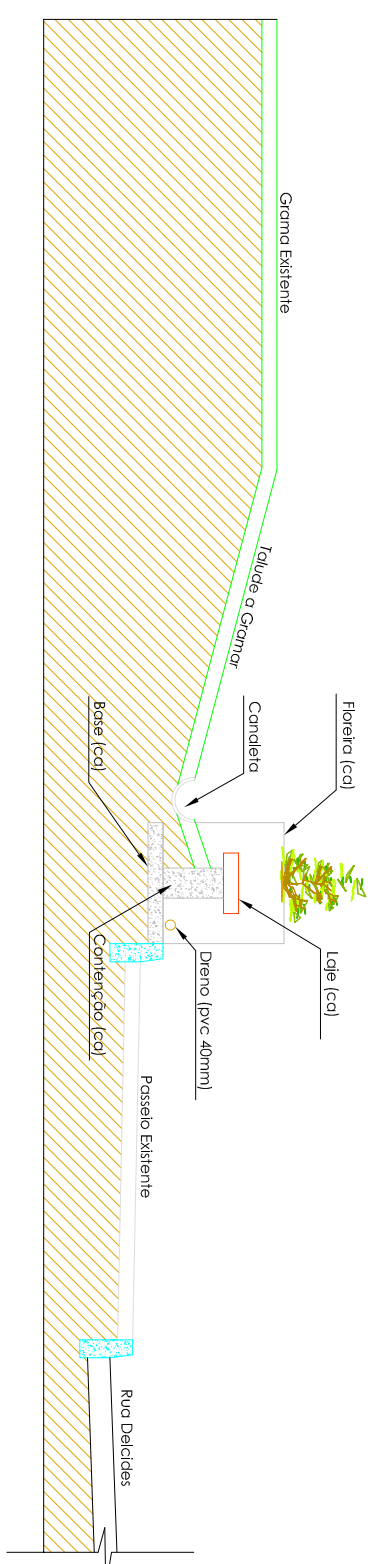

CORTE

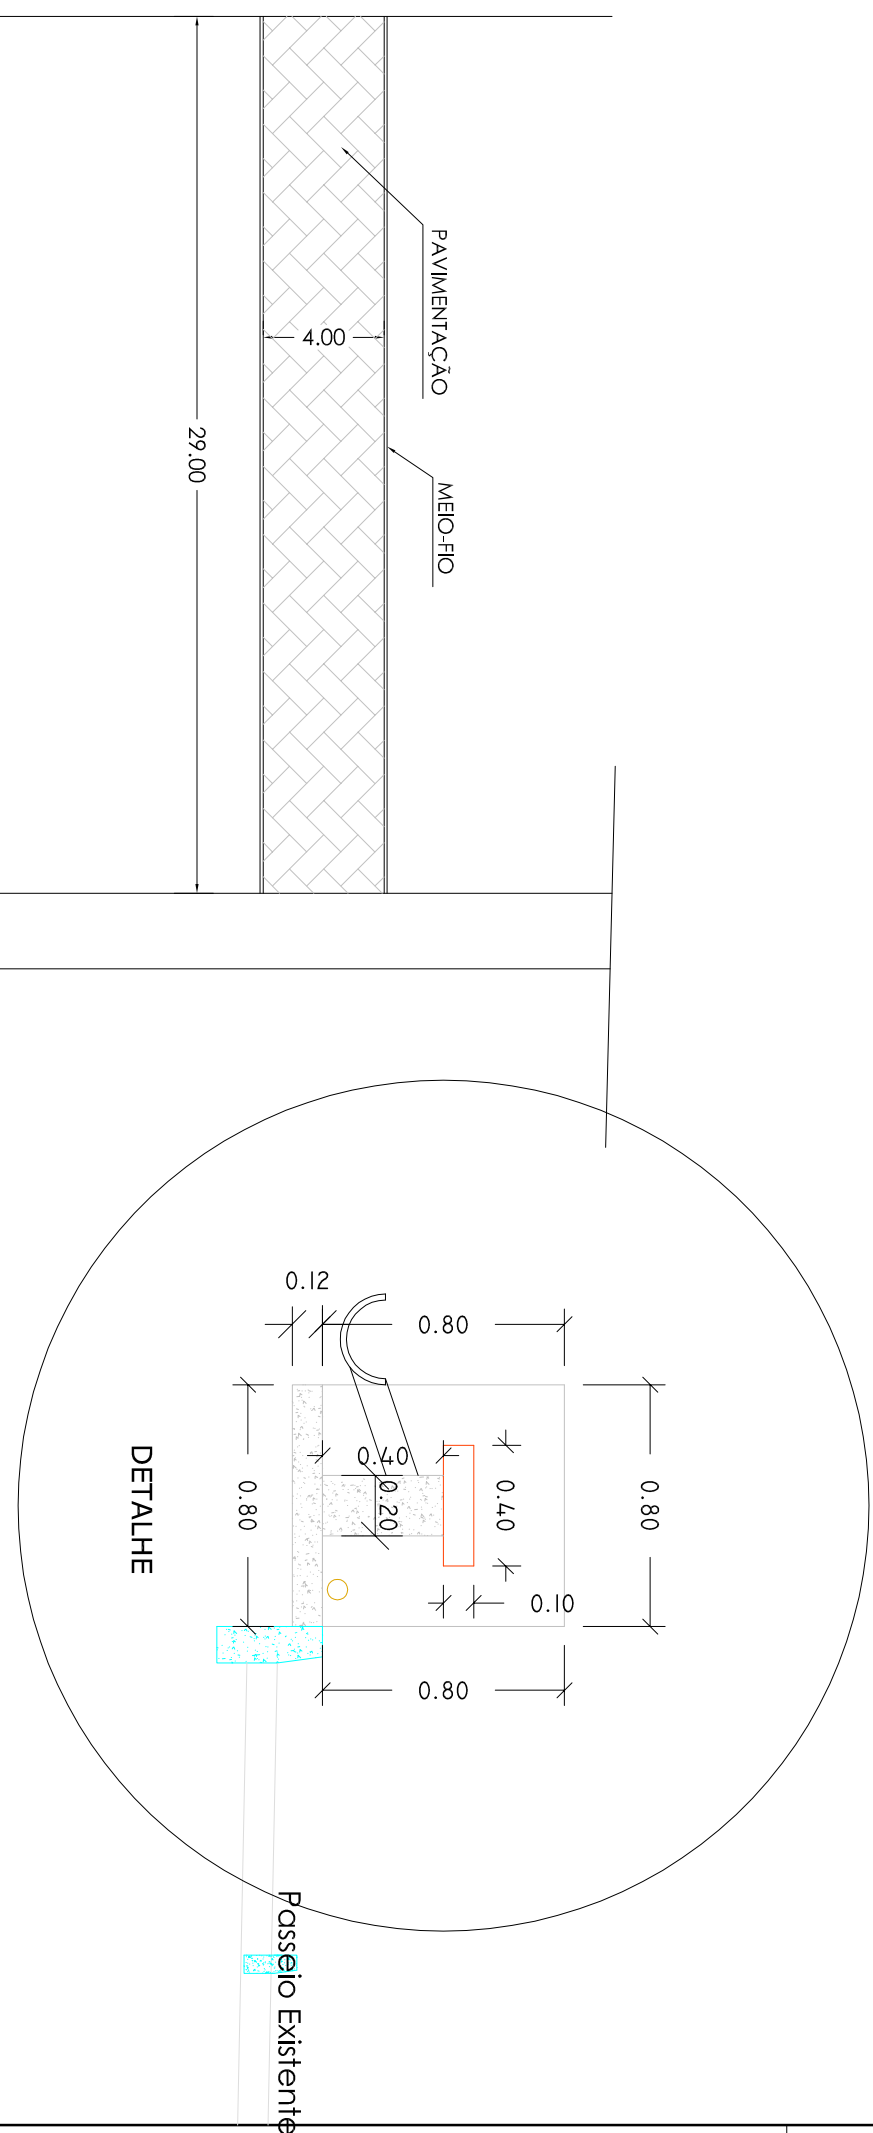

DETAILHE

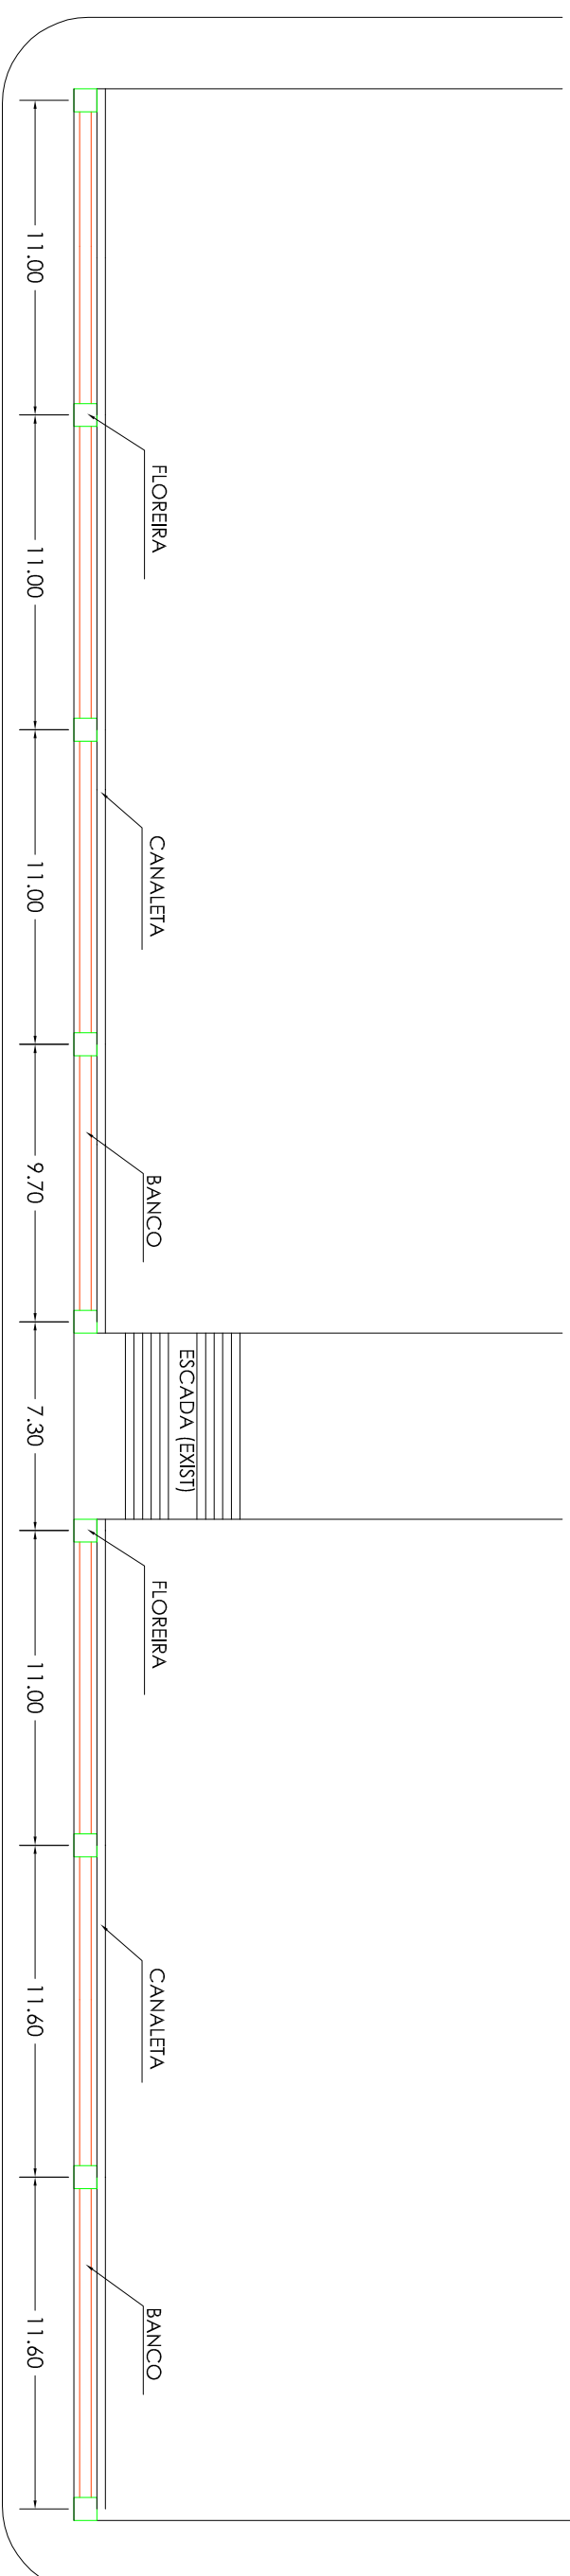

PLANTA BAIXA

 Engenheiro Civil José Luiz de Santo creta-55.899 Av. Moreira Paz, 880 bairro Filarm - Vazante-ns Fone/Fax - (084) 3232.3649 e-mail - jl.jprojetos@gmail.com			Tipo PROJETO
Endereço Rua Delcídes N. dos Santos - M. Capões-rs			
Conteúdo PLANTA BAIXA, CORTE E DETALHE	Área		
Ass. Responsável Técnico	Prancha		
Proprietário MUNICÍPIO DE MUITOS CAPÕES	02		
Ass. Proprietário	Arquivo Projeção		
Escala 1:1000	Data ago-2015	Observações Melhorias Praça e Frente da Igreja	